



UWAGA!

1. Wartości rzędnych oraz głębokości od istniejących sieci podziemnych podano w przybliżeniu.
2. W rejonie istniejącego uzbrojenia wykonać przekopy kontrolne, a roboty wykonywać ręcznie.
3. Istnieje możliwość wystąpienia kolizji, które należy rozwiązać trakcie wykonywania robót.

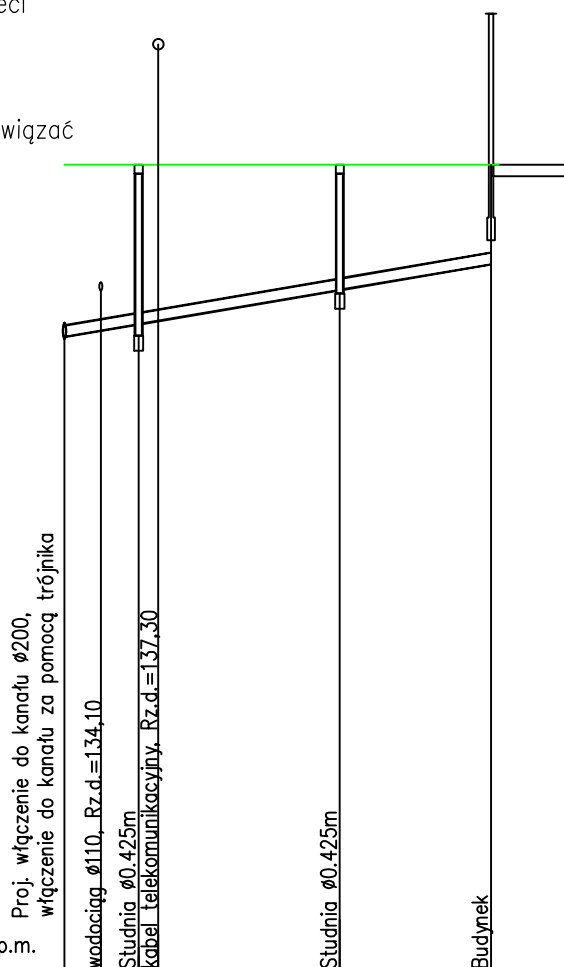

POZIOM PORÓWNAWCZY		125.00 m n.p.m.	
RZĘDNA TERENU ISTN.		135,71	135,70
RZĘDNA DNA KANAŁU		133,41	134,40
ZAGŁĘBIENIE DNA KANAŁU		2,30	1,30
SPADKI, DŁUGOŚCI		3,5%	28,20m
ŚREDNICA, MATERIAŁ		PVC-U Ø160 SN8 L=28,20m	
ODLEGŁOŚCI		0,00	28,20
HEKTOMETRY		K1	K4

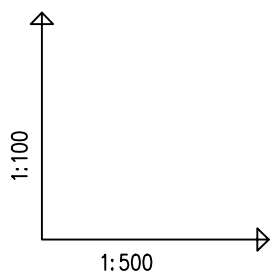

PHU "ORTUS" Janusz Fengler
ul. Polna 9/2
98-200 Sieradz

Inwestor: Gmina Sieradz
ul. Armii Krajowej 5
98-200 Sieradz

	Imię i nazwisko	Data	Podpis
Projektował:	mgr inż. J. Fengler upr. 324/82/87	04.2020	
Opracował:	mgr inż. Jakub Mordalski	04.2020	
Skala: 1: 500/100	Inwestycja: Budowa przyłęczna kanalizacji sanitarnej do dz. 55/7 w obr. Chojne, gm. Sieradz		
Nr rys. 2a	Tytuł rysunku: Profil przyłęczna kanalizacji sanitarnej		
	Branża: Techn – Sanit	Stadium: PB – W	str. ...